






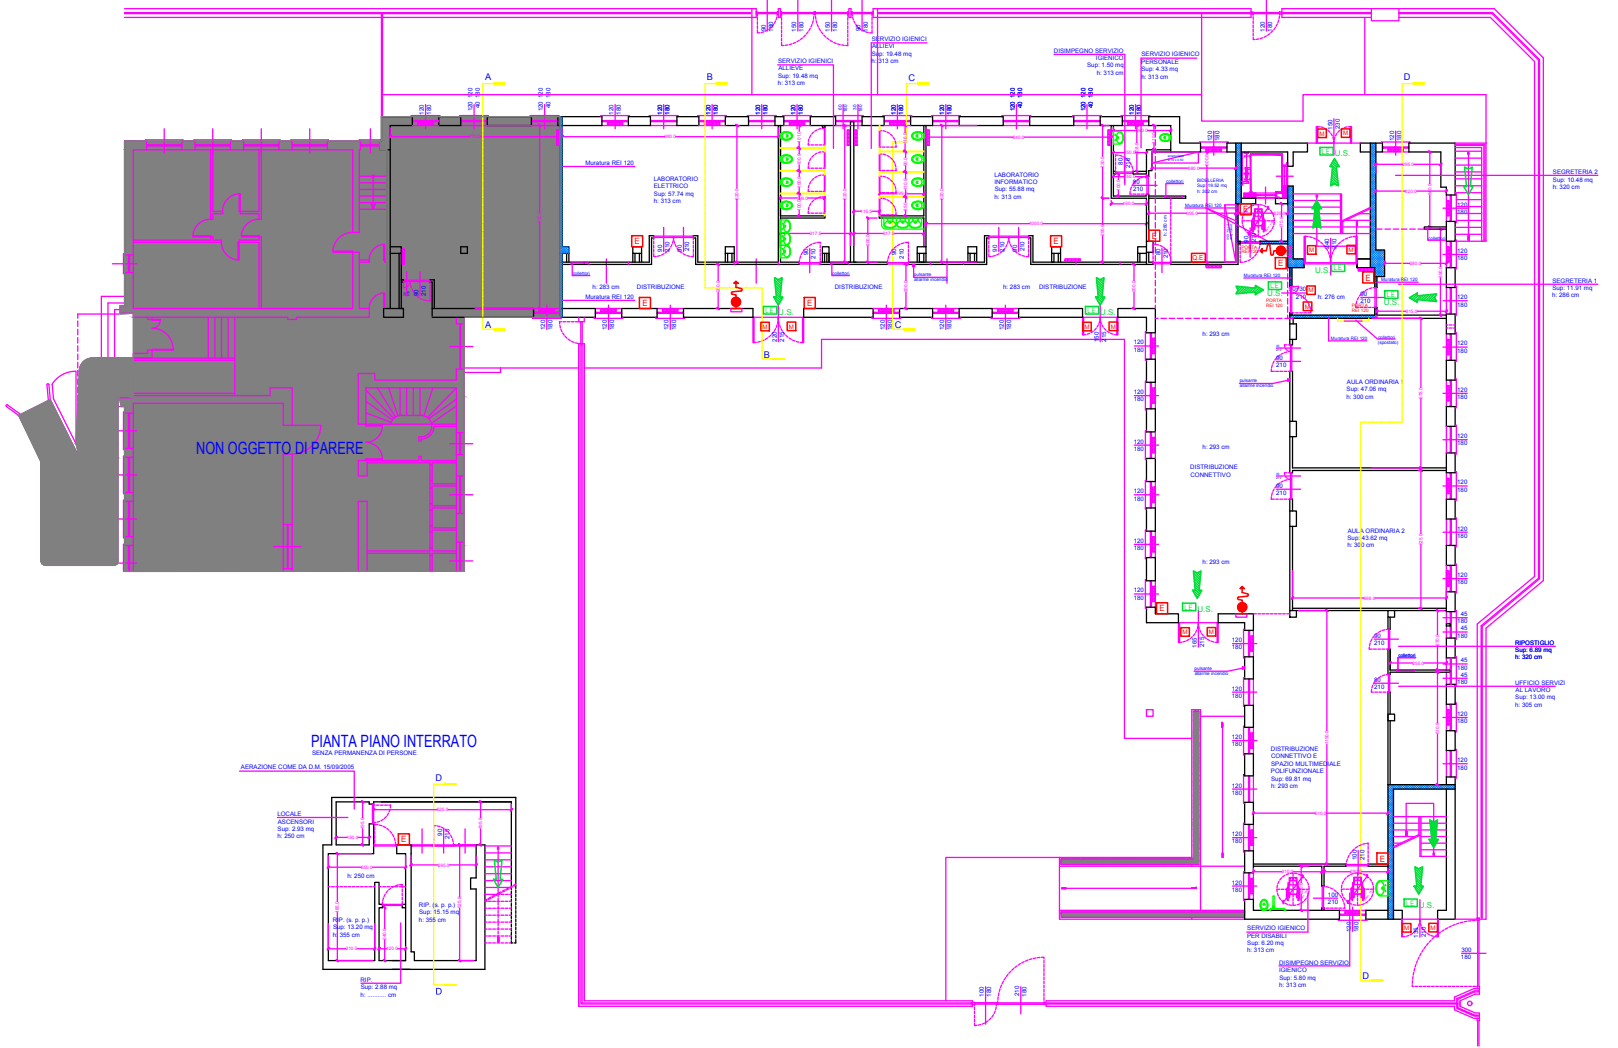



LEGENDA

-  VIA DI FUGA ORIZZONTALE
-  VIA DI FUGA VERSO IL BASSO
-  VIA DI FUGA VERSO L'ALTO
-  AREA PROTETTA DA ILLUMINAZIONE DI EMERGENZA
-  USCITA DI SICUREZZA
-  MANIGLIONE ANTIPANICO
-  ESTINTORE PORTATILE 34A, 233BC A POLVERE Kg 6
-  QUADRO ELETTRICO
-  BOCCHETTA ANTINCENDIO UNI 45 ADEGUATAMENTE CORREDATA DI TUBAZIONE IN NYLON GOMMIATA DA 20 mt. E LANCIA FRAZIONABILE
-  ATTACCO SINGOLO PER AUTOPOMPA V.V.F. DA 70 mm UNI
-  STRUTTURA REI 120



NON OGGETTO DI PARERE

PIANTA PIANO INTERRATO

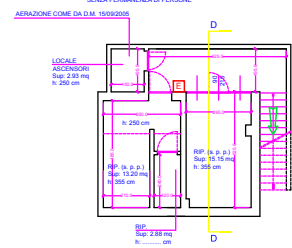

IL PROGETTISTA/DIRETTORE DEI LAVORI
Geom. Giuseppe Levati

CONCESSIONARIO
Afol di Monza e Brianza
Via Tre Venezie, 63 - Meda (MI)

LEVATI Geom. GIUSEPPE		VIA MASSIRONI n. 33 - CONCORREZZO (MI) TEL.FAX 039/804785 email: geomlevati@bncn.it	
CLASSIFICAZIONE: S.C.I.A.	DATA: Gennaio 2013	SCALA: 1/100	AGGIORNAMENTI: Febbraio 2012
TITOLO LAVORO: Modifica norme sul regolamento delle scuole professionali (Decreto del 14/01/2012 - Concorso 305)	TAVOLA: 2	TITOLO DISEGNO: Progetto: pianta piano interrato e pianta piano terra	
CONCESSIONARIO: AFOL di Monza e Brianza - Via Tre Venezie, 63 - Meda (MI)	DISEGNATORE: COPIA PER	PROFETA: Comune di Concorrezzo - P.zza della Pace, 2 - Concorrezzo (MI)	

**La presente copia e' conforme all'originale depositato
presso gli archivi dell'Azienda**

9F-1C-99-8D-8B-5B-09-67-43-A8-DC-7B-C6-96-86-92-66-8E-7B-3A

CAdES 1 di 2 del 28/10/2020 12:54:01

Soggetto: MAKHOUL HANY

S.N. Certificato: 0103 383E

Validità certificato dal 24/01/2020 16:16:25 al 24/01/2023 02:00:00

Rilasciato da InfoCert Firma Qualificata 2, INFOCERT SPA, IT

CAdES 2 di 2 del 28/10/2020 18:18:55

Soggetto: RIVA BARBARA

S.N. Certificato: 00D6 A851

Validità certificato dal 29/07/2019 10:52:02 al 29/07/2022 02:00:00

Rilasciato da InfoCert Firma Qualificata 2, INFOCERT SPA, IT
